


# INWENTARYZACJA-BUDYNKU URZĘDU GMINY I GMINNEGO OŚRODKA KULTURY, SPORTU I REKREACJI W MŁODZIESZYNIE - PARTER

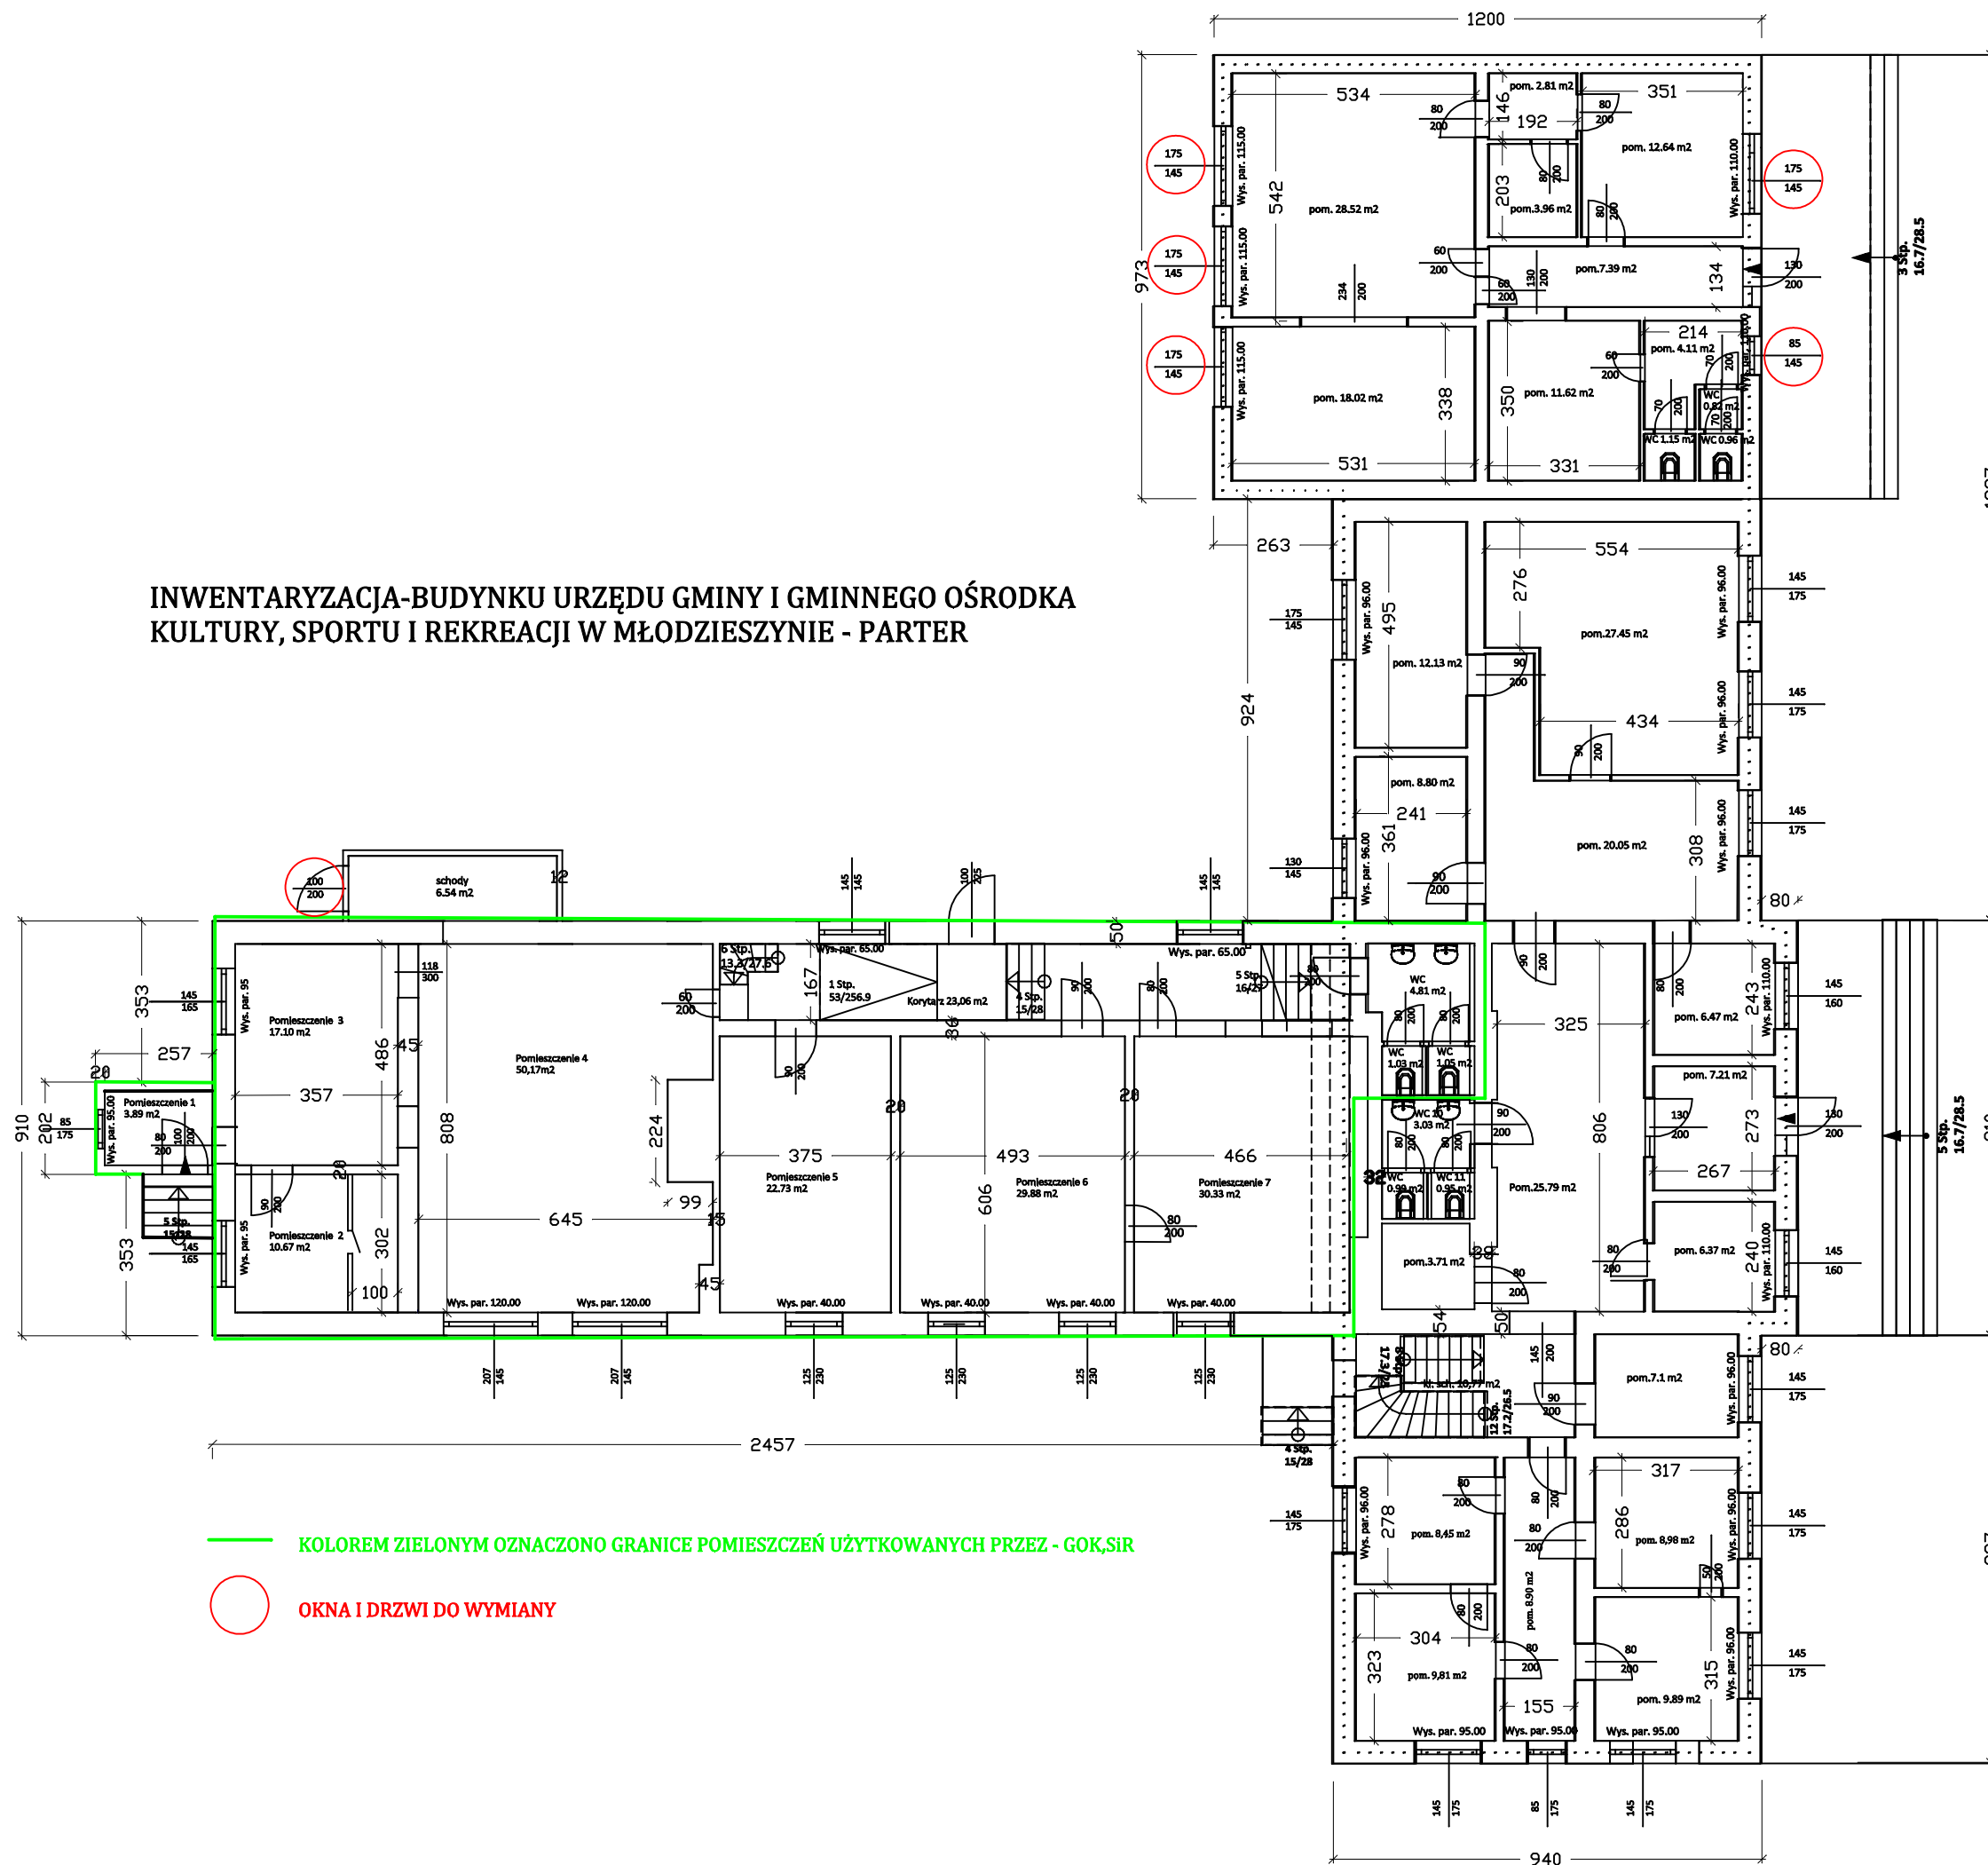

|  |  |
|--|--|
| ZRIB Andrzej Krawczyk 01-390 W-wa ul. Puszczy Solskiej 1m20      |  |
| Projekt: Termomodernizacja Budynku Urzędu Gminy w Młodzieszynie  |  |
| Objekt: Bud. Gminy   | Adres:96-512 Młodzieszyn ul. Wuszogrodzka 25 |
| Rys. Inwentaryzacja rzut parteru                                 | Skala: 1:150                                 |
| Opracował: techn. bud. Andrzej Krawczyk upr. bud. St-1527/73     | Rys.Nr 2                                     |
| Projektant: techn. bud. ELŻBIETA LASOTA upr. bud. UAN-8388(93)89 |  |
| Branża: Architektura   | Data: 2011-07                                |