

obręb Młodzieszyn  
gmina Młodzieszyn

USŁUGI GEODEZYJNE  
Stanisław Robak  
96-500 Sochaczew, ul. Piłsudskiego 12/1  
tel. (0-46) 862 36 05  
NIP 837-121-93-17, REGON 140107689

STANISŁAW ROBAK  
geodeta wojewódzki  
Zasada 53/78  
96-503 Sochaczew, ul. Królewska 21  
tel. 863-32-71

Przedstawiona sytuacja jest zgodna ze stanem faktycznym na gruncie na dzień 30-01-2008 r. w granicach oznaczonych linią koloru zielonego

Nie wykazuje się obiektów w terenie innych niż wykazanych na niniejszej mapie urządzeń podziemnych, które nie były zgłoszone do inwentaryzacji lub o których brak jest informacji w instytucjach branżowych

Mapa niniejsza może służyć do celów projektowych w oznaczonych granicach

Obiekt prowadzony w systemie mapy numerycznej. Projekty przedkładać na ZUDP powinny być opracowane geodezyjnie (posiadać określone współrzędne)

STAROSTWO POWIATOWE W SOCHACZEWIE  
Powiatowy Ośrodek Dokumentacji Geodezyjnej i Kartograficznej  
W obszarze oznaczonym linią zieloną dokonano aktualizacji treści mapy zasadniczej. Dokumentacja geodezyjna przekazana do zasobu powiatowego na dzień 20.02.2008 r. i zaktualizowana na dzień 26.02.2008 r. Aktualizacja mapy została dokonana w oparciu o dane z inwentaryzacji i pomiarów terenowych. Projektowane urządzenia geodezyjne i inwentaryzacji służyć będą do celów projektowych w granicach określonych na mapie. Sochaczew, dnia 20.02.2008 r. (Data sporządzenia, podpis, stanowisko (drukować obok nazwiska))

Z up. STAROSTY  
Z-ca Kierownika Powiatowego Ośrodka Dokumentacji Geodezyjnej i Kartograficznej

Plan Zagospodarowania Terenu Drogi Krajowej Nr 50,  
działek nr ew. 37/1, 38/1, 39/1, 71/1, 98/1, 581/1, 688/1,  
w miejscowości Młodzieszyn  
przez którą przechodzi proj. sieć kanalizacji sanitarnej,

RIVa

UWAGI:

W miejscach kolizji proj. kan. sanit. z istniejącym uzbrojeniem wykopy wykonywać ręcznie.  
W miejscach niemonotonicznego zbieżenia proj. kan. sanit. do istniejącego uzbrojenia roboty wykonywać pod nadzorem właściciela uzbrojenia z jego własnym zabezpieczeniem.  
Istniejące kable telefoniczne, kan. telefoniczną w miejscach zbieżeń i skrzyżowań z proj. kan. sanit., należy na etapie wykonywania prac ziemnych zabezpieczyć przed uszkodzeniem rurami ochronnymi grubościennymi dwudzielnymi typu AROTA PS-110mm (długość rur min-3,0m).  
W miejscach zbieżenia proj. kan. sanit. do studzienki telefonicznej wykopy należy wykonać ręcznie. Studzienki telefonicznej zabezpieczyć szalunkami.  
W miejscach zbieżeń i skrzyżowań z proj. kan. sanit. z istn. kablami telefonicznymi, kanalizacją telefoniczną, zabezpieczyć kable dodatkowymi szalunkami:  
1. studnią telefoniczną zabezpieczyć dodatkowymi szalunkami przed osunięciem do wykopu.  
2. rury kan. telefonicznej zabezpieczyć na etapie wykonania prac ziemnych poprzez podwieszenie rur np. na sznurze konopnym zamocowanym na belce stalowej.  
Kolejnie proj. sieci kanalizacji sanitarnej z kablami telefonicznymi zaznaczono kolorem pomarańczowym  
W miejscach zbieżeń proj. kan. sanit. do słupów energetycznych prace należy wykonywać ręcznie z zachowaniem szczególnej ostrożności. Należy zapewnić stabilność słupów. Jeżeli wyniknie niebezpieczeństwo uszkodzenia słupa, przejście metodą przecisku.  
W miejscach zbieżenia proj. sieci kan. do pkt. osnowy prace wykonywać ręcznie z szczególną ostrożnością bez naruszenia punktu osnowy. Jeżeli wyniknie niebezpieczeństwo uszkodzenia pkt. osnowy, przejście metodą przecisku.  
W przypadku uszkodzenia lub zniszczenia punktu osnowy geodezyjnej Wykonawca prac będzie obciążony kosztami odwrócenia.  
W miejscach przejść proj. kan. sanit. pod każdą nawierzchnią utwardzoną roboty wykonywać metodą przecisku sterowanego lub wykopem z obowiązkowym otworzeniem istniejącej nawierzchni.


LEGENDA :

- Proj. sieć kanalizacji sanitarnej w pasie drogi krajowej nr 50
- Granica pasa drogi krajowej nr 50
- Oznaczenia :
- ⊖-5 — oznaczenia głównych węzłów proj. kanal. sanit.
- S106 — proj. studnie rewizyjno - połączeniowe
- proj. rury osłonowe na proj. sieci kanal. sanit.
- proj. rury Arot na istn. kablach telef.
- istn. kanalizacja sanitarna
- proj. kanalizacja sanitarna ZUD nr18/09 (nie jest objęta opracowaniem)
- istn. wodociągi
- istn. kable telekomunikacyjne
- istn. kable energetyczne
- zakres opracowania mapy

SKALA 1:500

Proj. kanal. odc. " II-5 "  
PVC φ 200; L = 38 m  
PVC φ 160; L = 3m/1szt.

Proj. kanal. tłoczna odc. " III-1 "  
PE φ 90; L = 198 m

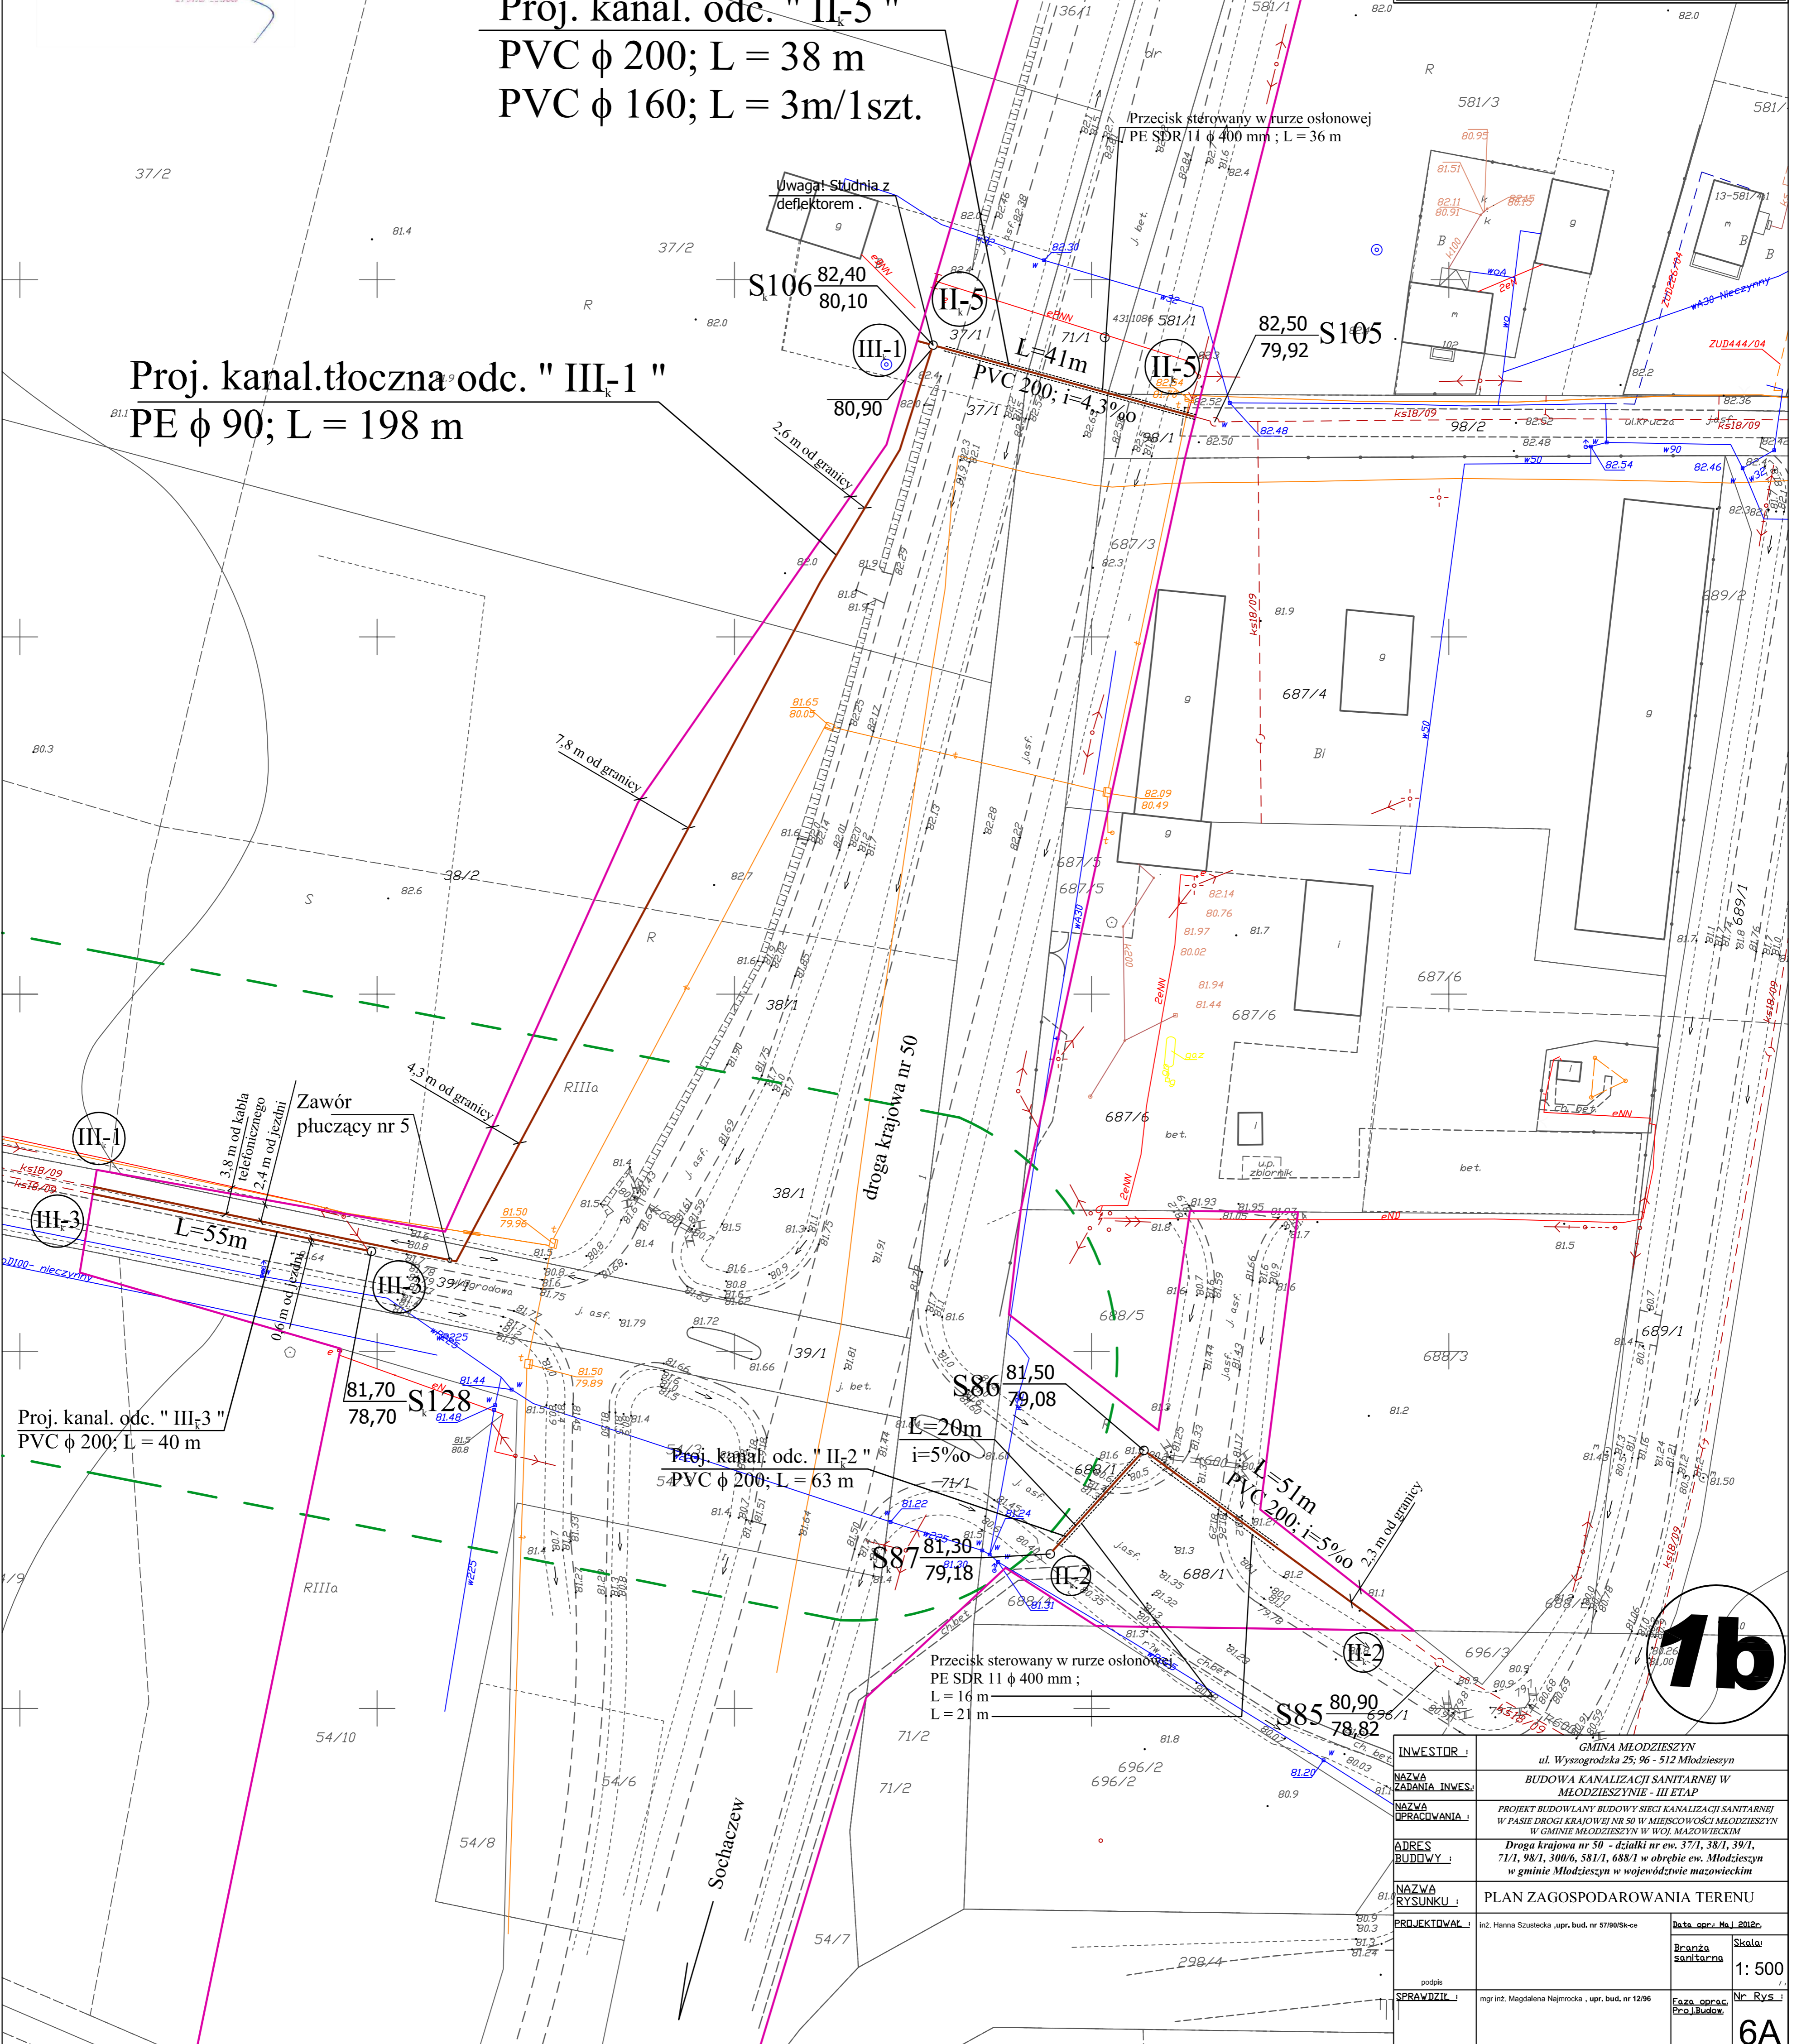

1b

|                        |  |
|------------------------|--|
| INWESTOR :             | GMINA MŁODZESZYN<br>ul. Wyszogódka 25, 96 - 512 Młodzieszyn  |
| NAZWA ZADANIA INWES. : | BUDOWA KANALIZACJI SANITARNEJ W MŁODZESZYNIE - II ETAP   |
| NAZWA OPRACOWANIA :    | PROJEKT BUDOWLANY BUDOWY SIĘCI KANALIZACJI SANITARNEJ W PASIE DROGI KRAJOWEJ NR 50 W MIEJSCOWOŚCI MŁODZESZYN W GMINIE MŁODZESZYN W WOJ. MAZOWIECKIM              |
| ADRES BUDOWY :         | Droga krajowa nr 50 - działki nr ew. 37/1, 38/1, 39/1, 71/1, 98/1, 300/6, 581/1, 688/1 w obrębie ew. Młodzieszyn w gminie Młodzieszyn w województwie mazowieckim |
| NAZWA RYSUNKU :        | PLAN ZAGOSPODAROWANIA TERENU   |
| PROJEKTOWAŁ :          | inż. Hanna Szustekowa upr. bud. nr 5798/94-06  |
| SPRAWDZIŁ :            | mgr inż. Magdalena Najmrowska, upr. bud. nr 1296   |
|                        | Data oprac. 01.2008r.  |
|                        | Skala: 1:500   |
|                        | faz. oprac. 1. Budowa  |
|                        | Nr rys. 6A   |